


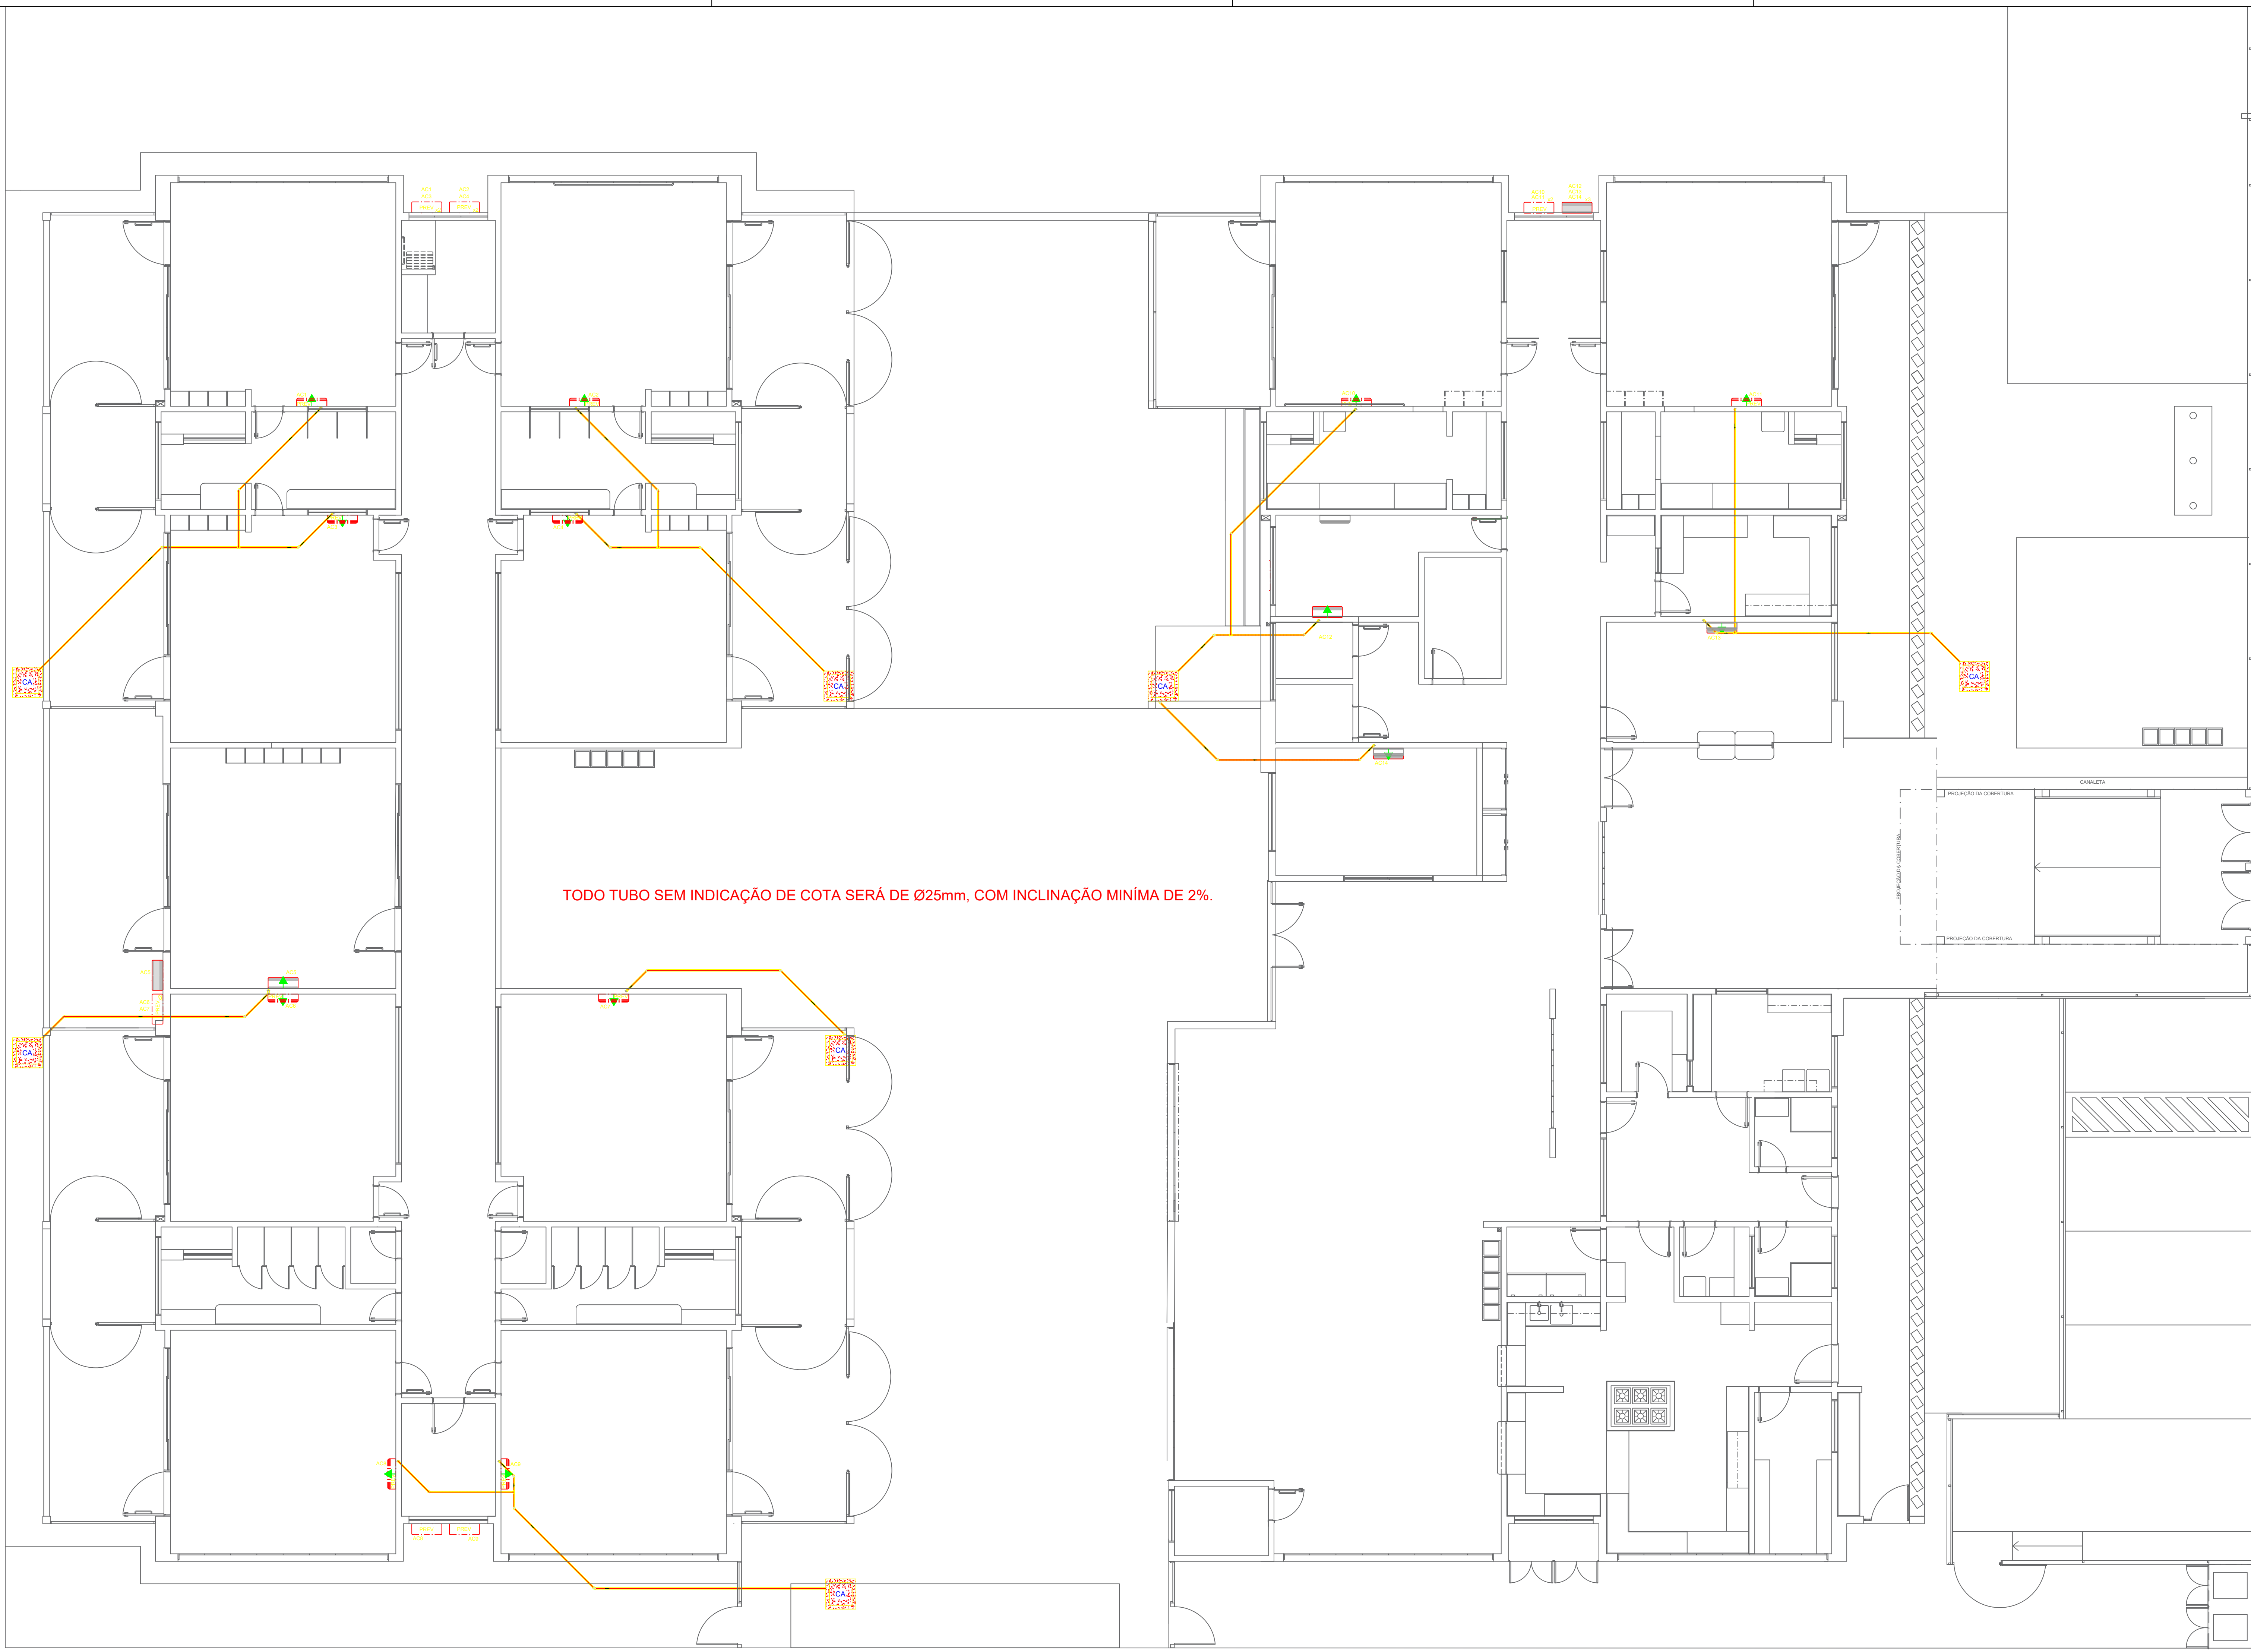

1 PLANTA BAIXA
ESCALA 1/75

QUADRO RESUMO			
MAQUINA	QUADRO	BTU/h	POTENCIA MAX
AC1-PREVISAQ	QD.3	30.000	3.100 W
AC2-PREVISAQ	QD.3	30.000	3.100 W
AC3-PREVISAQ	QD.3	30.000	3.100 W
AC4-PREVISAQ	QD.3	30.000	3.100 W
AC5-MULTUSQ	QD.3	30.000	3.100 W
AC6-PREVISAQ	QD.3	30.000	3.100 W
AC7-PREVISAQ	QD.3	30.000	3.100 W
AC8-PREVISAQ	QD.3	30.000	3.100 W
AC9-PREVISAQ	QD.3	30.000	3.100 W
AC10-PREVISAQ	QD.3	30.000	3.100 W
AC11-PREVISAQ	QD.3	30.000	3.100 W
AC12-PROSCAQ	QD.3	9.000	995 W
AC13-ASCDET	QD.3	19.000	1.990 W
AC14-PROFESQ	QD.3	24.000	2.554 W

ESTE EQUIPAMENTO NÃO FAZ PARTE DO MT FINANCIADO PELA FINE

LEGENDA	
	CAIXA DE ÁGUA PLUVIAL SIMPLES 60 x 60 cm
	JOELHO 45°
	JOELHO 90° - COLUNA
	DRENO AR CONDICIONADO
	UNIDADE EVAPORADORA
	UNIDADE CONDENSADORA
	PREVISÃO UNIDADE EVAPORADORA
	PREVISÃO UNIDADE CONDENSADORA
	TOMADA ALTA A 2,20M DO PISO

- NOTAS:
- EXECUTAR ESTE PROJETO JUNTAMENTE COM O PROJETO ESTRUTURAL, ELÉTRICO E ÁGUAS PLUVIAIS;
 - ANTES DA CONCRETAGEM PREVER PASSAGEM PARA AS TUBULAÇÕES DENTRO DOS LIMITES ESTABELECIDOS PELA NBR 8160/2014;
 - ALTERAÇÕES NESTE PROJETO SOMENTE COM AUTORIZAÇÃO EXPRESSA DO FNDE;
 - TODAS AS CAIXAS SÃO EXISTENTES NO PROJETO DE ÁGUAS PLUVIAIS;
 - A TUBULAÇÃO DE DRENO DEVERÁ SER EMBITIDA NO PISO DOS PAVIMENTOS;
 - DEVERÁ SER UTILIZADO OS SEGUINTES MATERIAIS:
 - GÁS: TUBO DE COBRE;
 - ELÉTRICA: ELETRODUTO DE PVC E FIOS CONFORME PROJETO;
 - DRENO: TUBO DE PVC SOLDÁVEL DE 25 A 40MM;

- REFERÊNCIAS:
- MEMORIAL DESCRITIVO E ESPECIFICAÇÕES TÉCNICAS;
 - PLANILHA DE QUANTITATIVOS;

02	JANEIRO/2017	Atendimento à NBR 9050/2015: Alteração: quadro da área, fechamento frontal, sanitários infantis 1 e 2, altura da platibanda, mobiliário e equipamento, altura de paredes nos sanitários, cor das paredes dos sanitários e altura de porta P&A. Acrescimento: do gradil e quadro de cargas no castelo d'água, de duchas higiênicas e escaninhos pré-escala.
01	JULHO/2016	Alteração paredes - shaft para tubulação hidráulica e detalhamento; alteração da altura da platibanda.
Nº	DATA	DESCRIÇÃO

CONTROLE DE REVISÕES

FNDE Fundo Nacional
de Desenvolvimento
da Educação

**Ministério da
Educação**

PROJETO PADRÃO - FNDE

PROPRIETÁRIO:	:
ENDEREÇO:	:
MUNICÍPIO - UF:	:
PROPRIETÁRIO:	:
RESP. TÉCNICO:	CREA
AUTOR DO PROJETO:	CAU
D/LFO:	CREA
	RA

OBSERVAÇÕES:

PROGRAMA PROINFÂNCIA - PROJETO TIPO 1 PROJETO DE INSTALAÇÕES

COORDENADOR: CGEST - Coordenação Geral de Infraestrutura Eduacional		LANÇAMENTO DA REDE DE DRENO DO AR CONDICIONADO PLANTA BAIXA		ECL
FORMATO: (1050x640)	REVISÃO: R.00 R.01 R.02	ESCALA: 1/75 DATA: JANEIRO/2017	PRANCHAS: 01/01	